


Согласовано

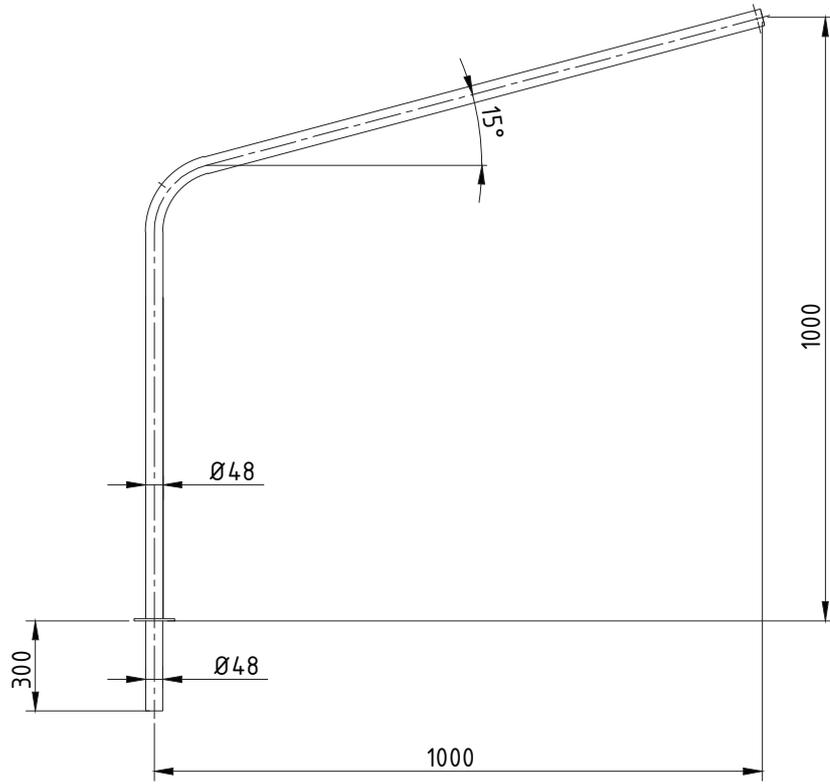

Взам. инв. N

Подпись и дата

Инв. N подл.

SH20.D.268.&.&&&&&.&&&&&.034.DC.0001

Стенд приемо-сдаточных испытаний главного циркуляционного насосного агрегата реакторной установки БРЕСТ-ОД-300

Изм.	Кол.уч	Лист	№ док.	Подпись	Дата
Разработал		Ахмедов		<i>[Signature]</i>	01.22
Проверил		Панов		<i>[Signature]</i>	01.22
Н.контроль		Леонова		<i>[Signature]</i>	01.22
ГИП		Никерин		<i>[Signature]</i>	01.22

Наружное электроосвещение

Опора ОГК-3.  
Кронштейн

Стадия	Лист	Листов
Р	13	25

